


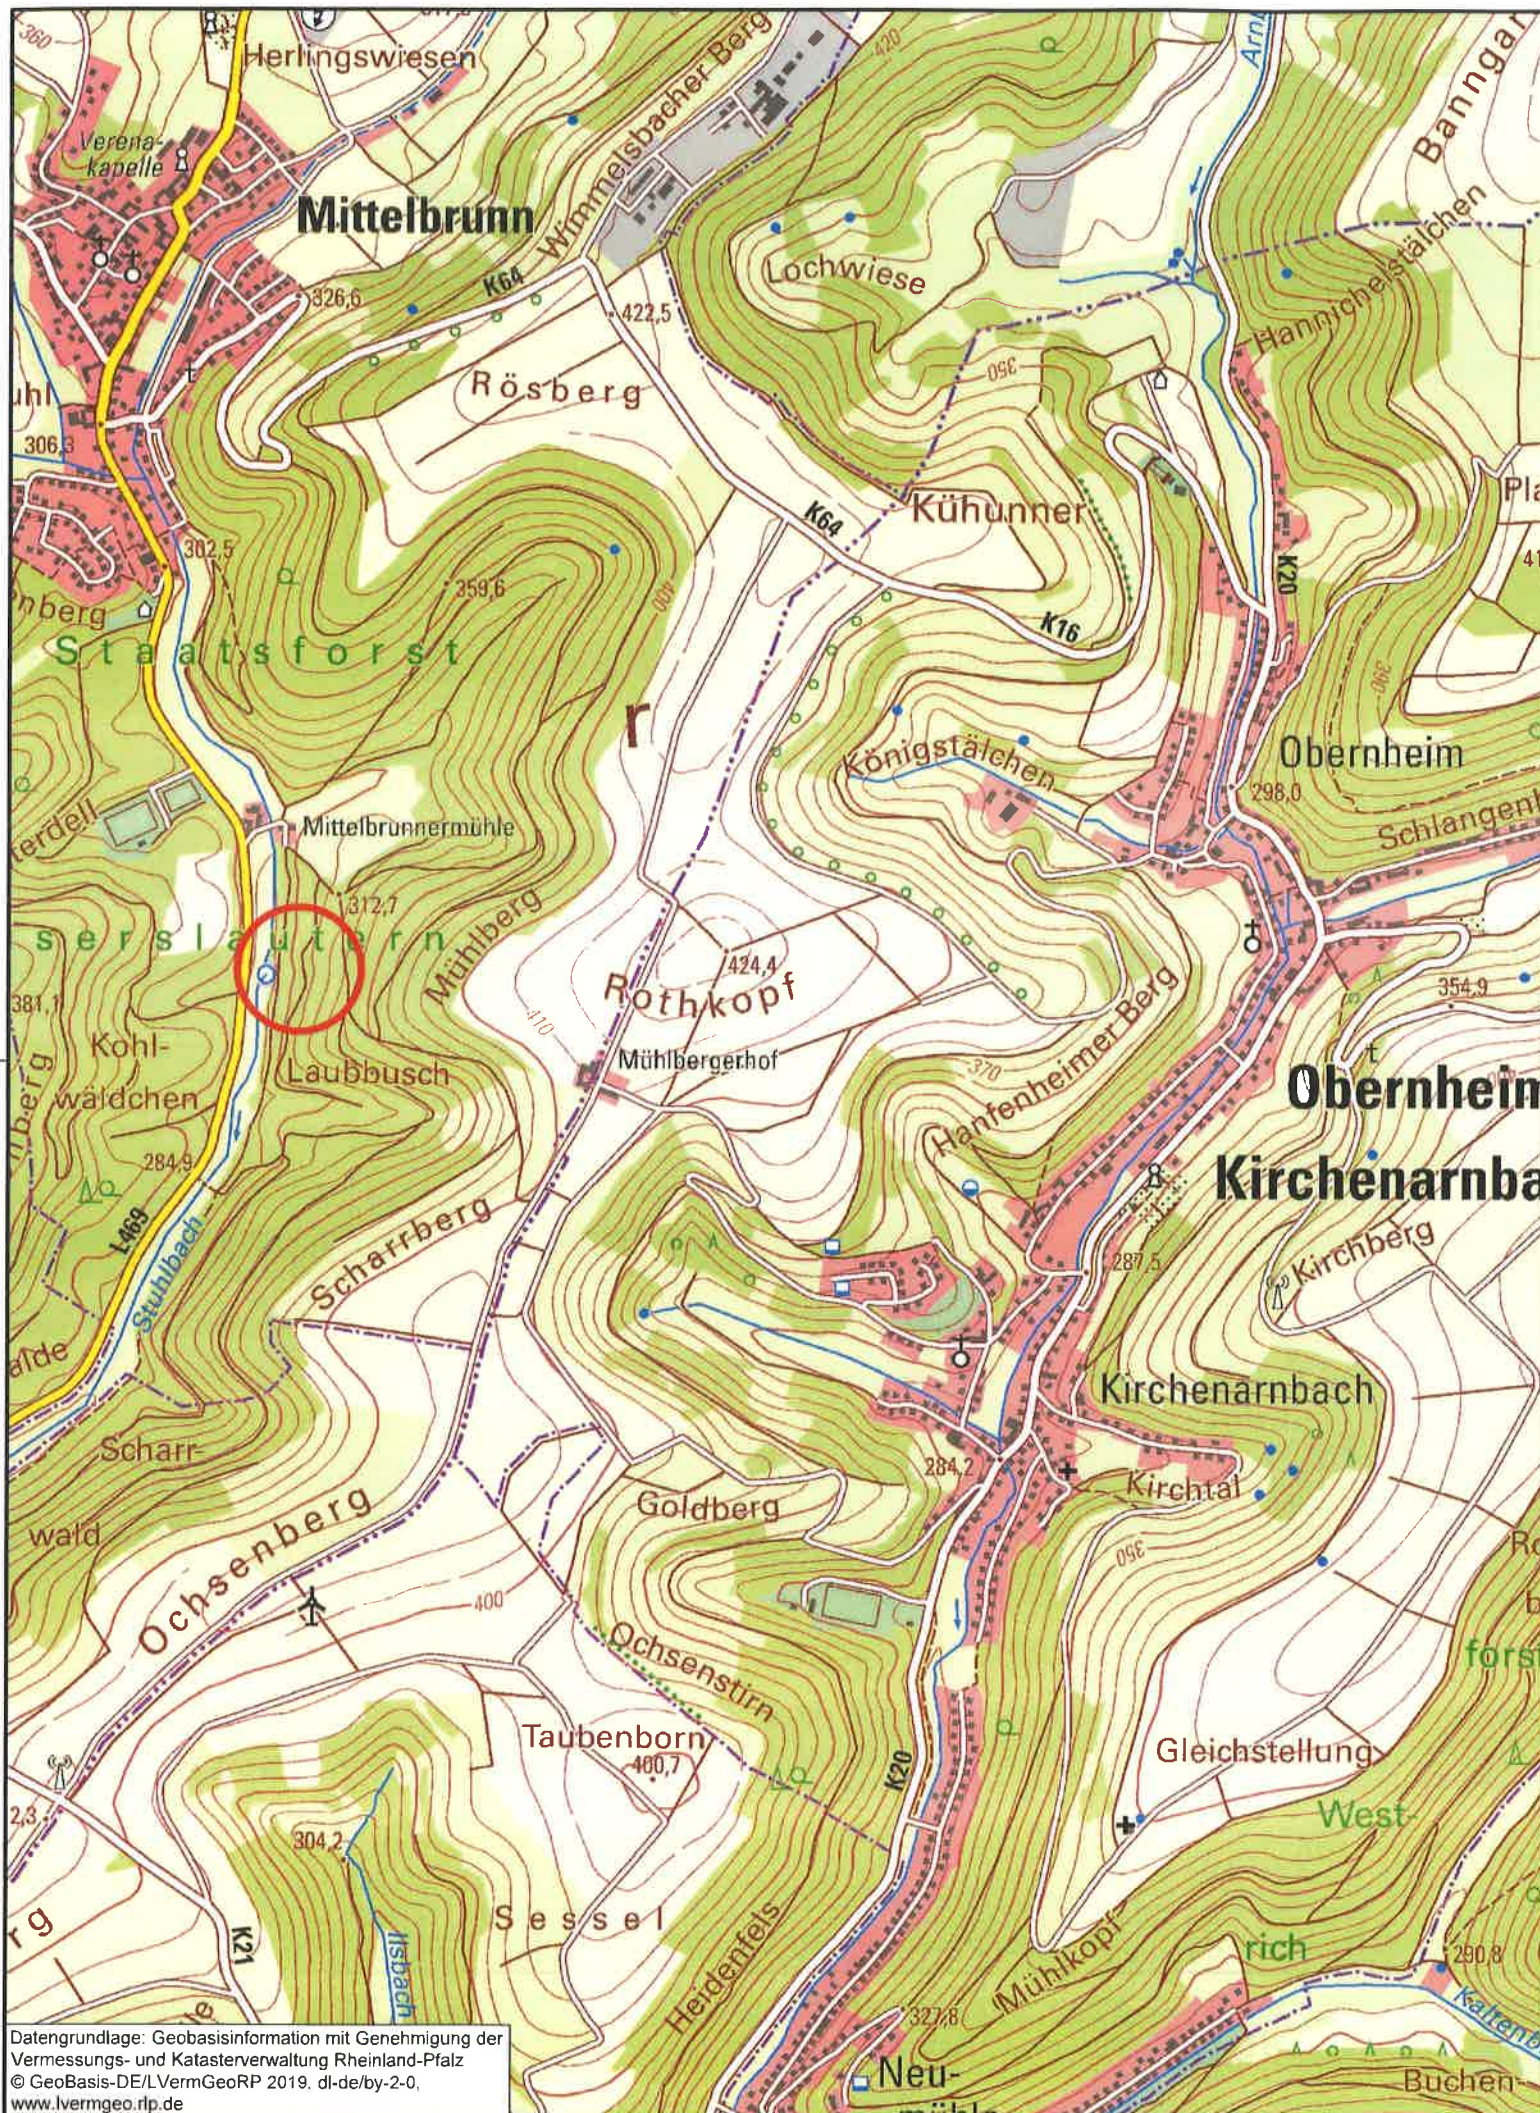

Legende:

 Standort Kläranlage

Projekt

Sanierung der Kläranlage Mittelbrunn

Auftraggeber



**Verbandsgemeindewerke
Landstuhl**

Landstuhl, den - 7. NOV. 2024
Ort, Datum

Herr Armbrust (Werkleiter)
Unterschrift

Planverfasser der Objektplanung



OBERMEYER
Infrastruktur

Brüsseler Str. 5
67657 Kaiserslautern
Tel.: +49 631 41552-000
Fax: +49 631 41552-001

Kaiserslautern, den 28.08.2024

Ort, Datum
i.V. Dipl. Ing. Wolfgang Griebel

Unterschrift

Phase

Genehmigung

Leistungsbereich

Abwasser

Massstab

o.M.

Status

Planinhalt

Übersichtskarte

Gez.: WD Bearb.: Gepr.: GB

Erst.Datum:

Prüfdatum:

Bl.Gr.: m²

Plan-ID **27052.000.000.4**

Aug. 2024

04-AWT-UK-100

00

Projekt-Nummer Projekt-Hauptschrift Projekt-Unterbachin L-Phase

Stand-Datum


Plan Nummer

Index

M:\27052\3-CAD\NACHKLÄRUNG\AWT\Plan\04-AWT-UK-100.dwg

Übersichtskarte

Kläranlage Mittelbrunn

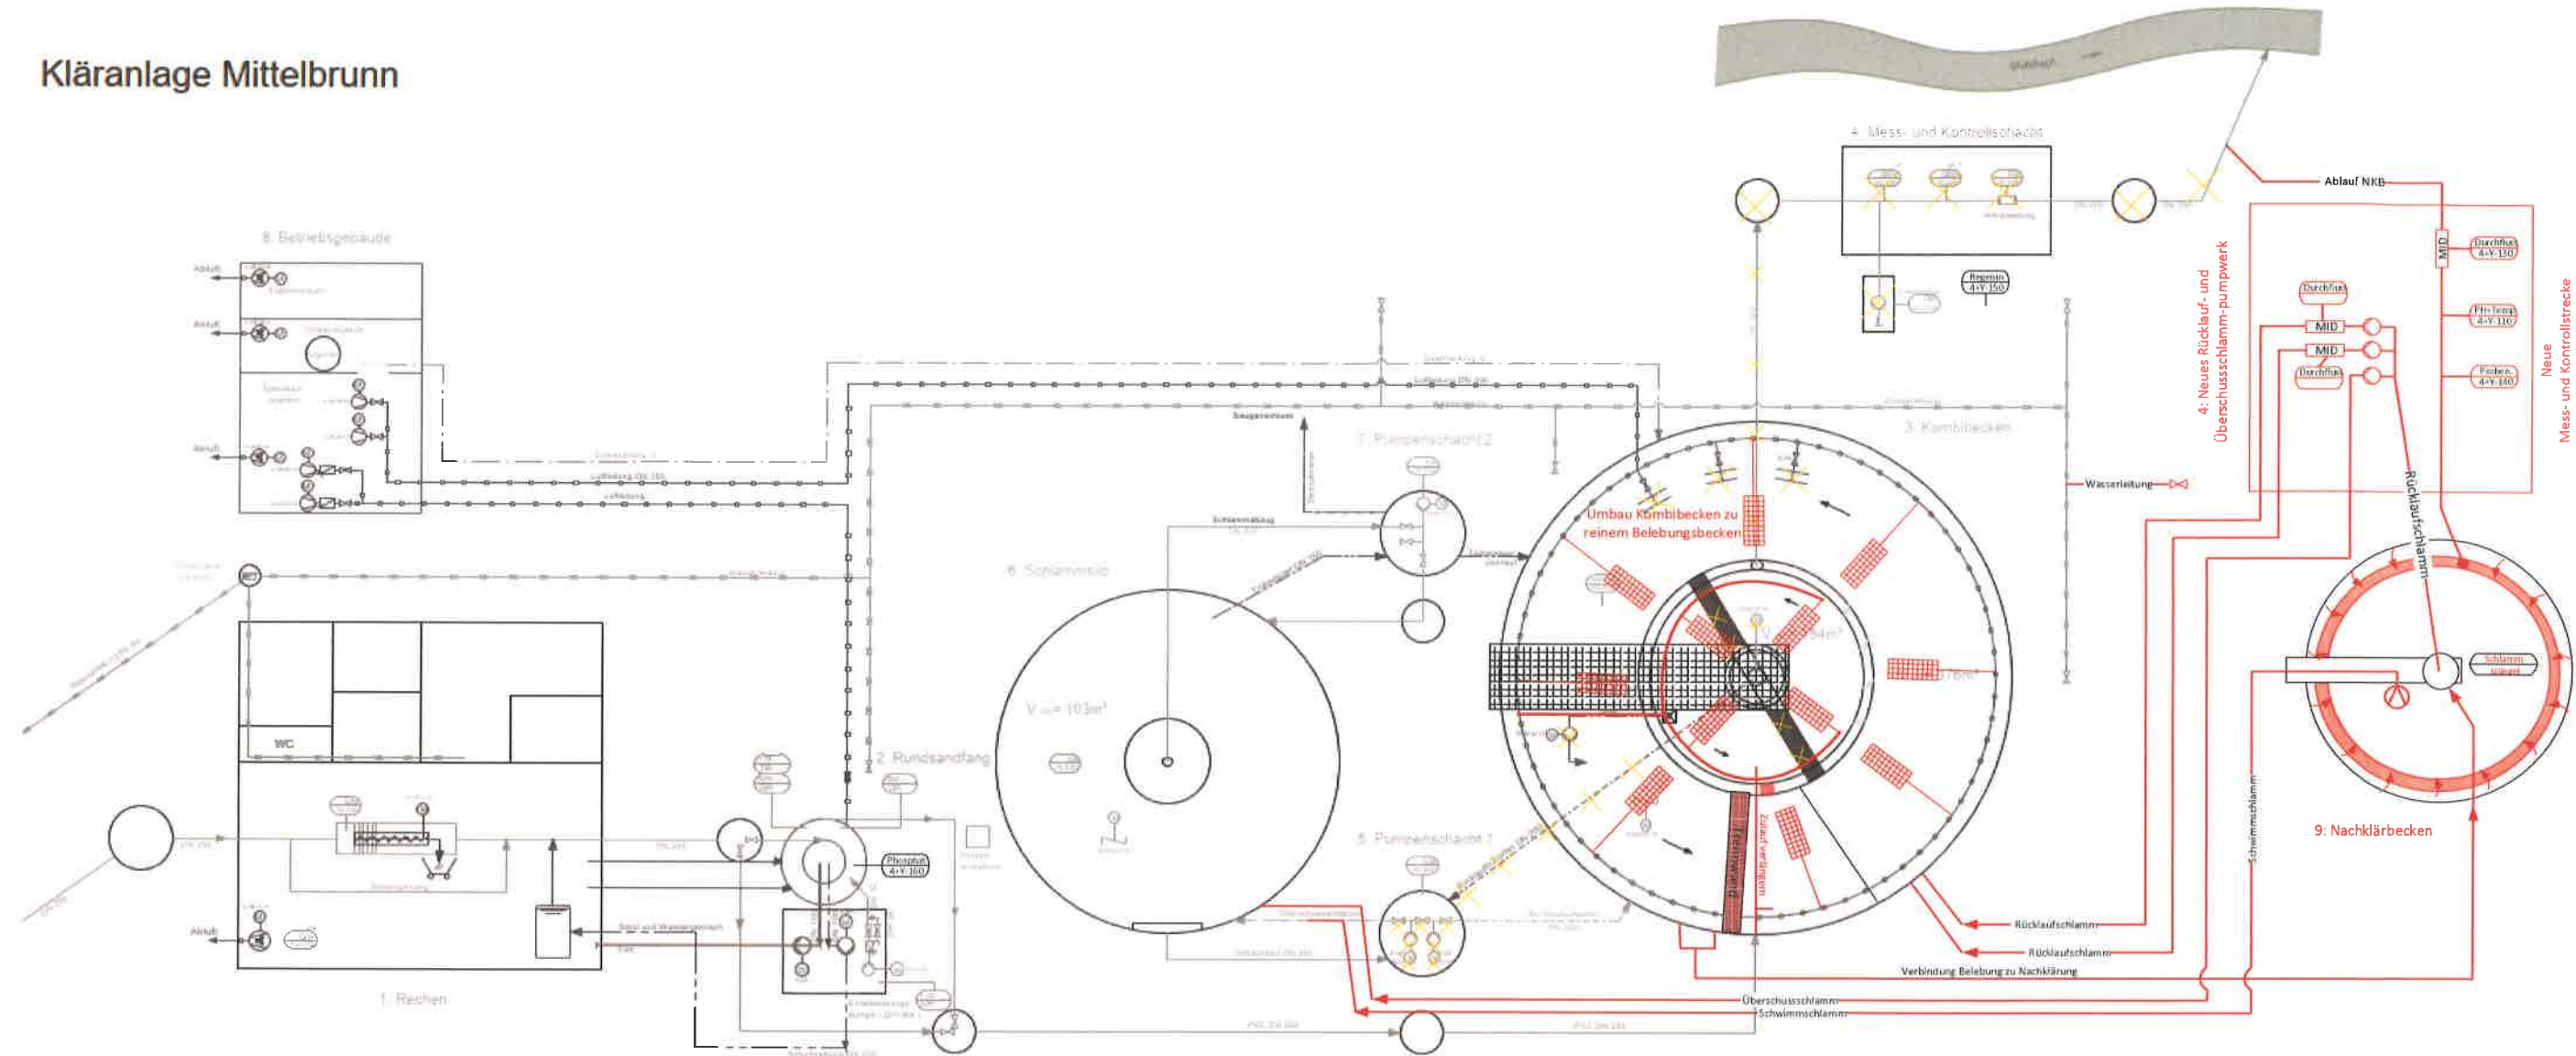


Entwurfsplanung

Auftraggeber
Verbandsgemeindewerke Landstuhl
 - 7. NOV. 2024

Planer
OBERMEYER Infrastruktur
 Brüsseler Straße 5, 67657 Kaiserslautern, Tel.: (0631) 41552-000

Projekt
Sanierung der Kläranlage Mittelbrunn, Neubau Nachklärbecken

Plan
Fließschema

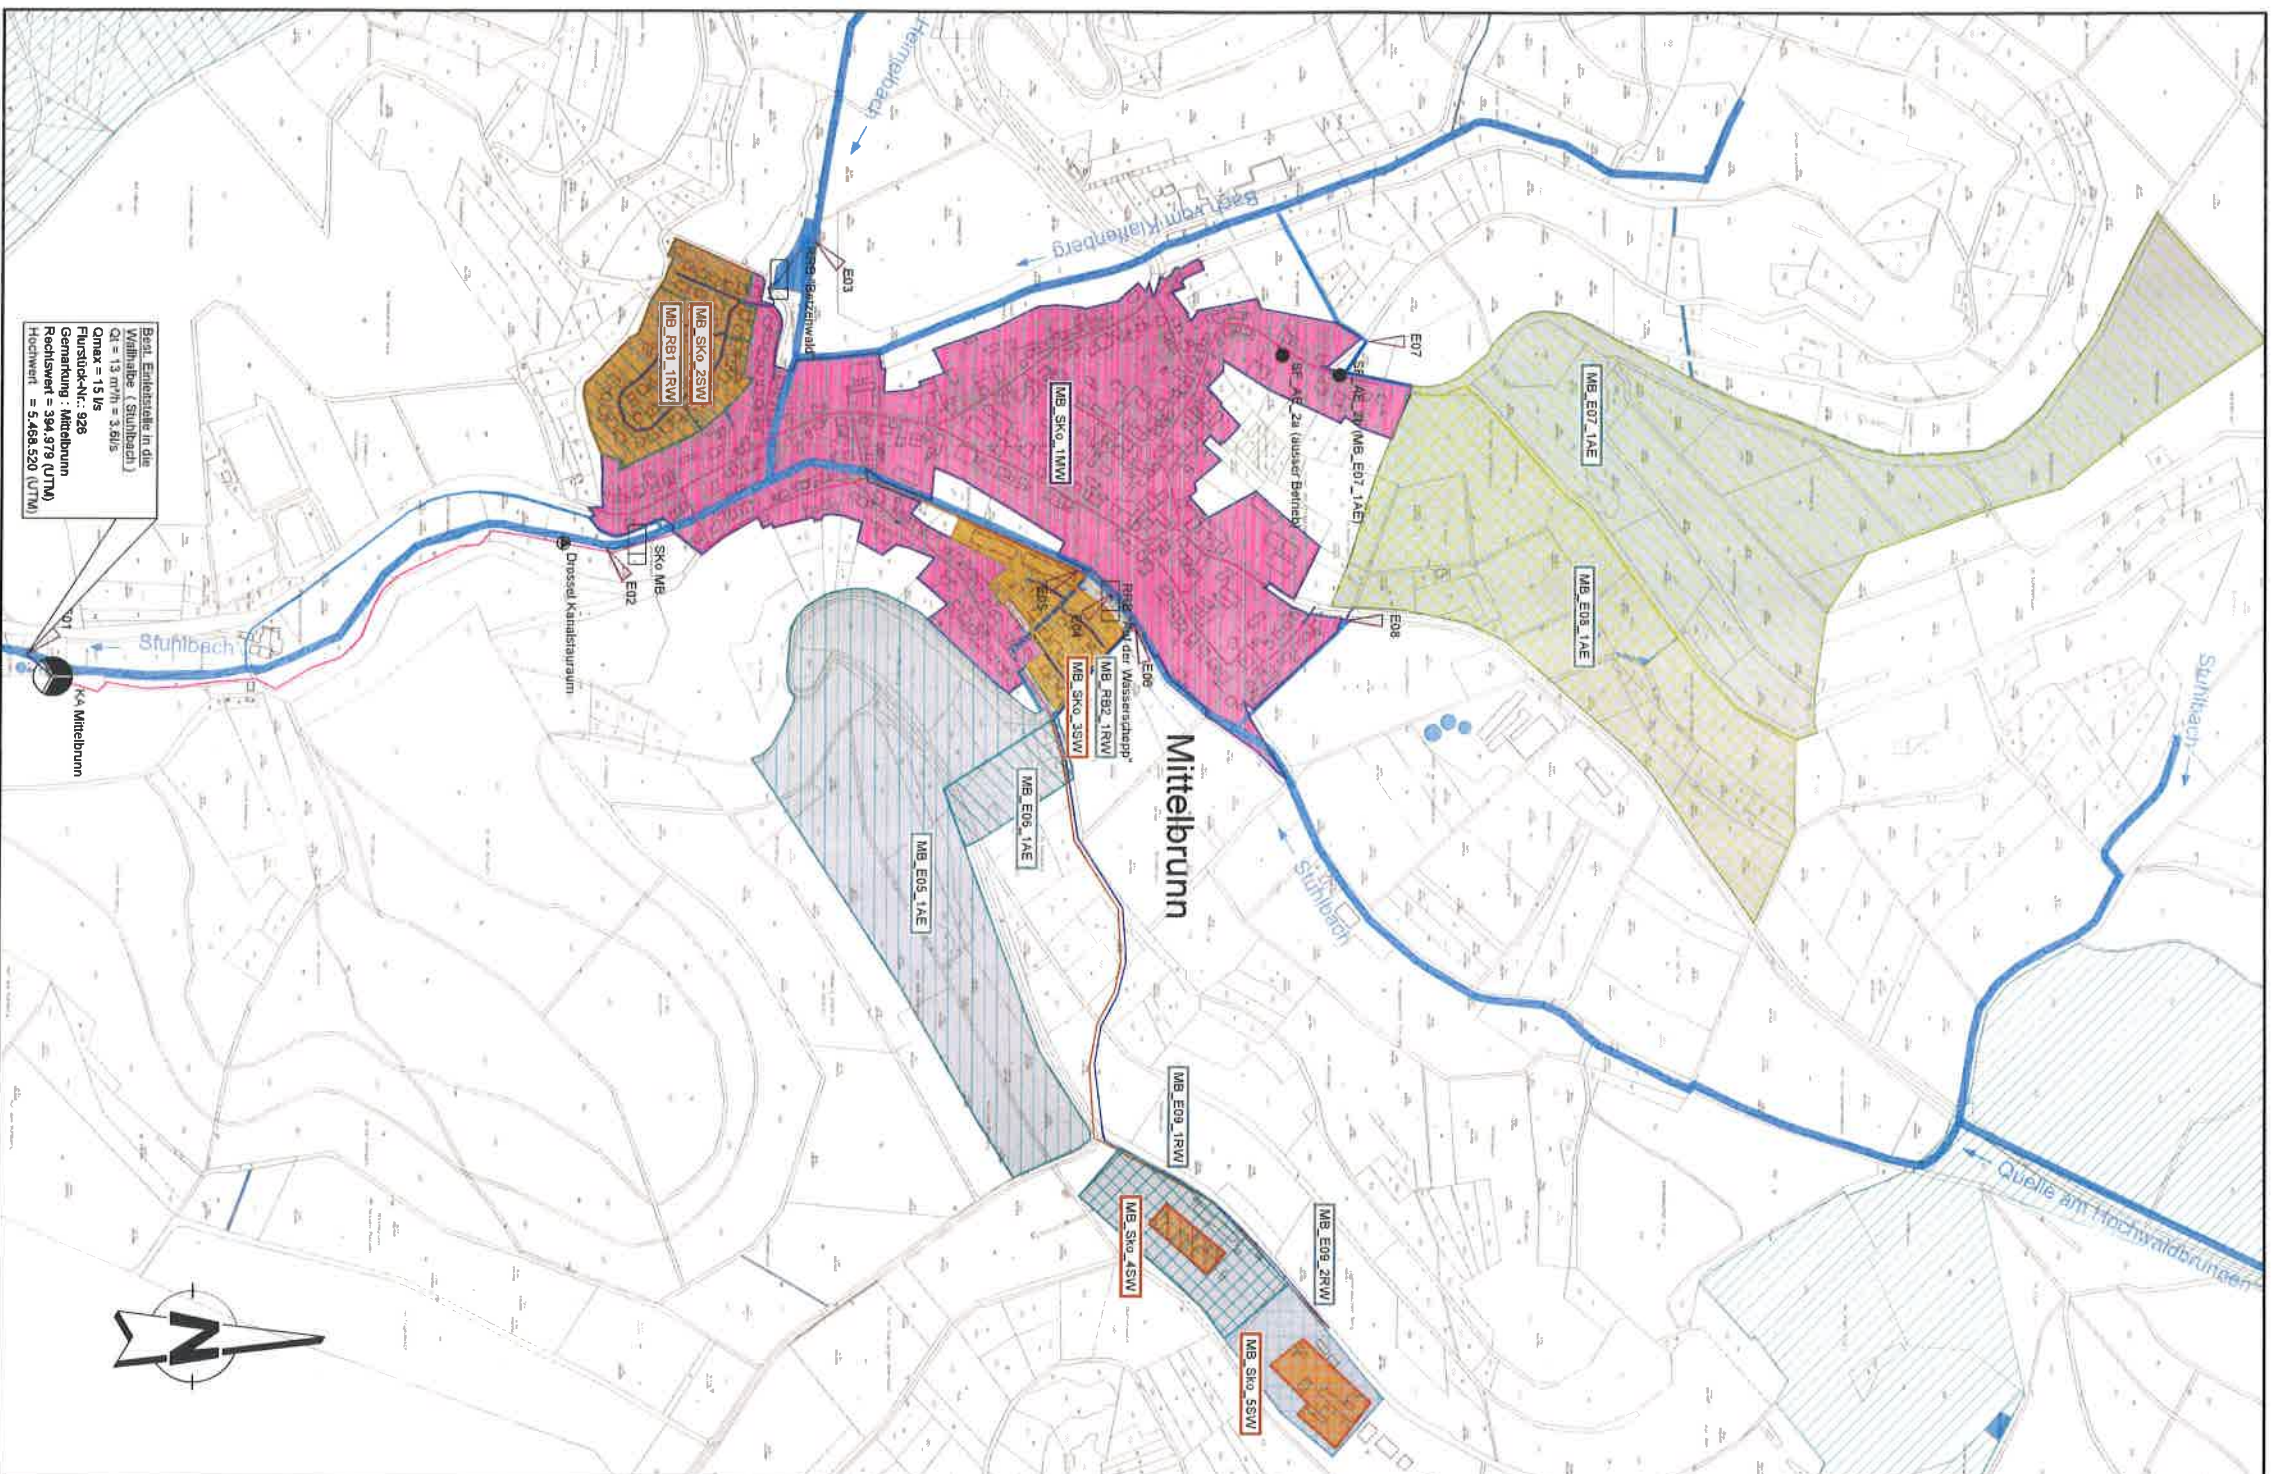


Best. Einleitstelle in die
Wahlwille (Stuhlbach)
Q_{max} = 13 m³/s
Furück-Nr.: 328
Rechnung : Mittelbrunn
Rechnungswert = 394,979 (UTM)
Hochwert = 5.458.520 (UTM)



Legende

IST	PRO	Bezeichnung des
		SW-Einzugsgebiet
		MW-Einzugsgebiet
		Außen-Einzugsgebiet an MW
		RW-Einzugsgebiet an MW
		Nicht an MW-Netz angeschlossen
		Regenwasserkanal
		Schmutzwasserkanal
		Schmutzwasserkanal mit MW-Durchfluss
		Mischwasserkanal
		Entlastungsleitung
		Gewässerrennweg
		Druckleitung
		geplante Verbindung (schematisch)

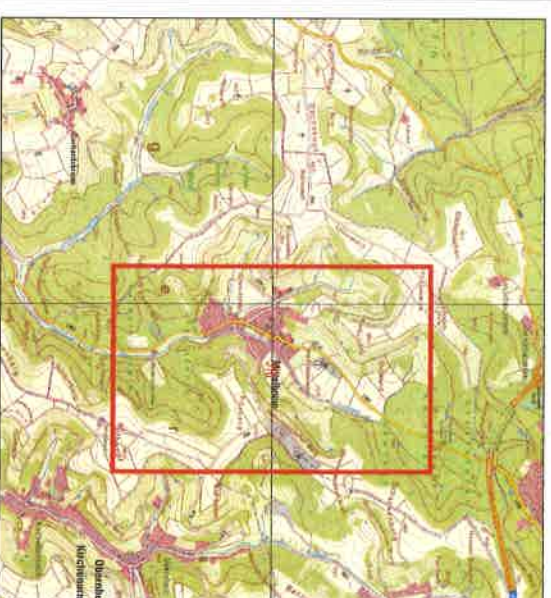

Projekt

Sanierung der Kläranlage Mittelbrunn




Verbandsgemeinde Westerwald
Landstuhl
- 7. NOV. 2024



OBERMEYER
Infrastruktur
Brüsseler Str. 5
67657 Kaiserslautern
Tel.: +49 631 4152-200
Fax: +49 631 4152-201

Genehmigung Abwasser 1: 5000
Einzugsgebietslageplan
SFB- Übersichtsplan

27052.000.000.4 Aug 2024 04-AWT-LP-104

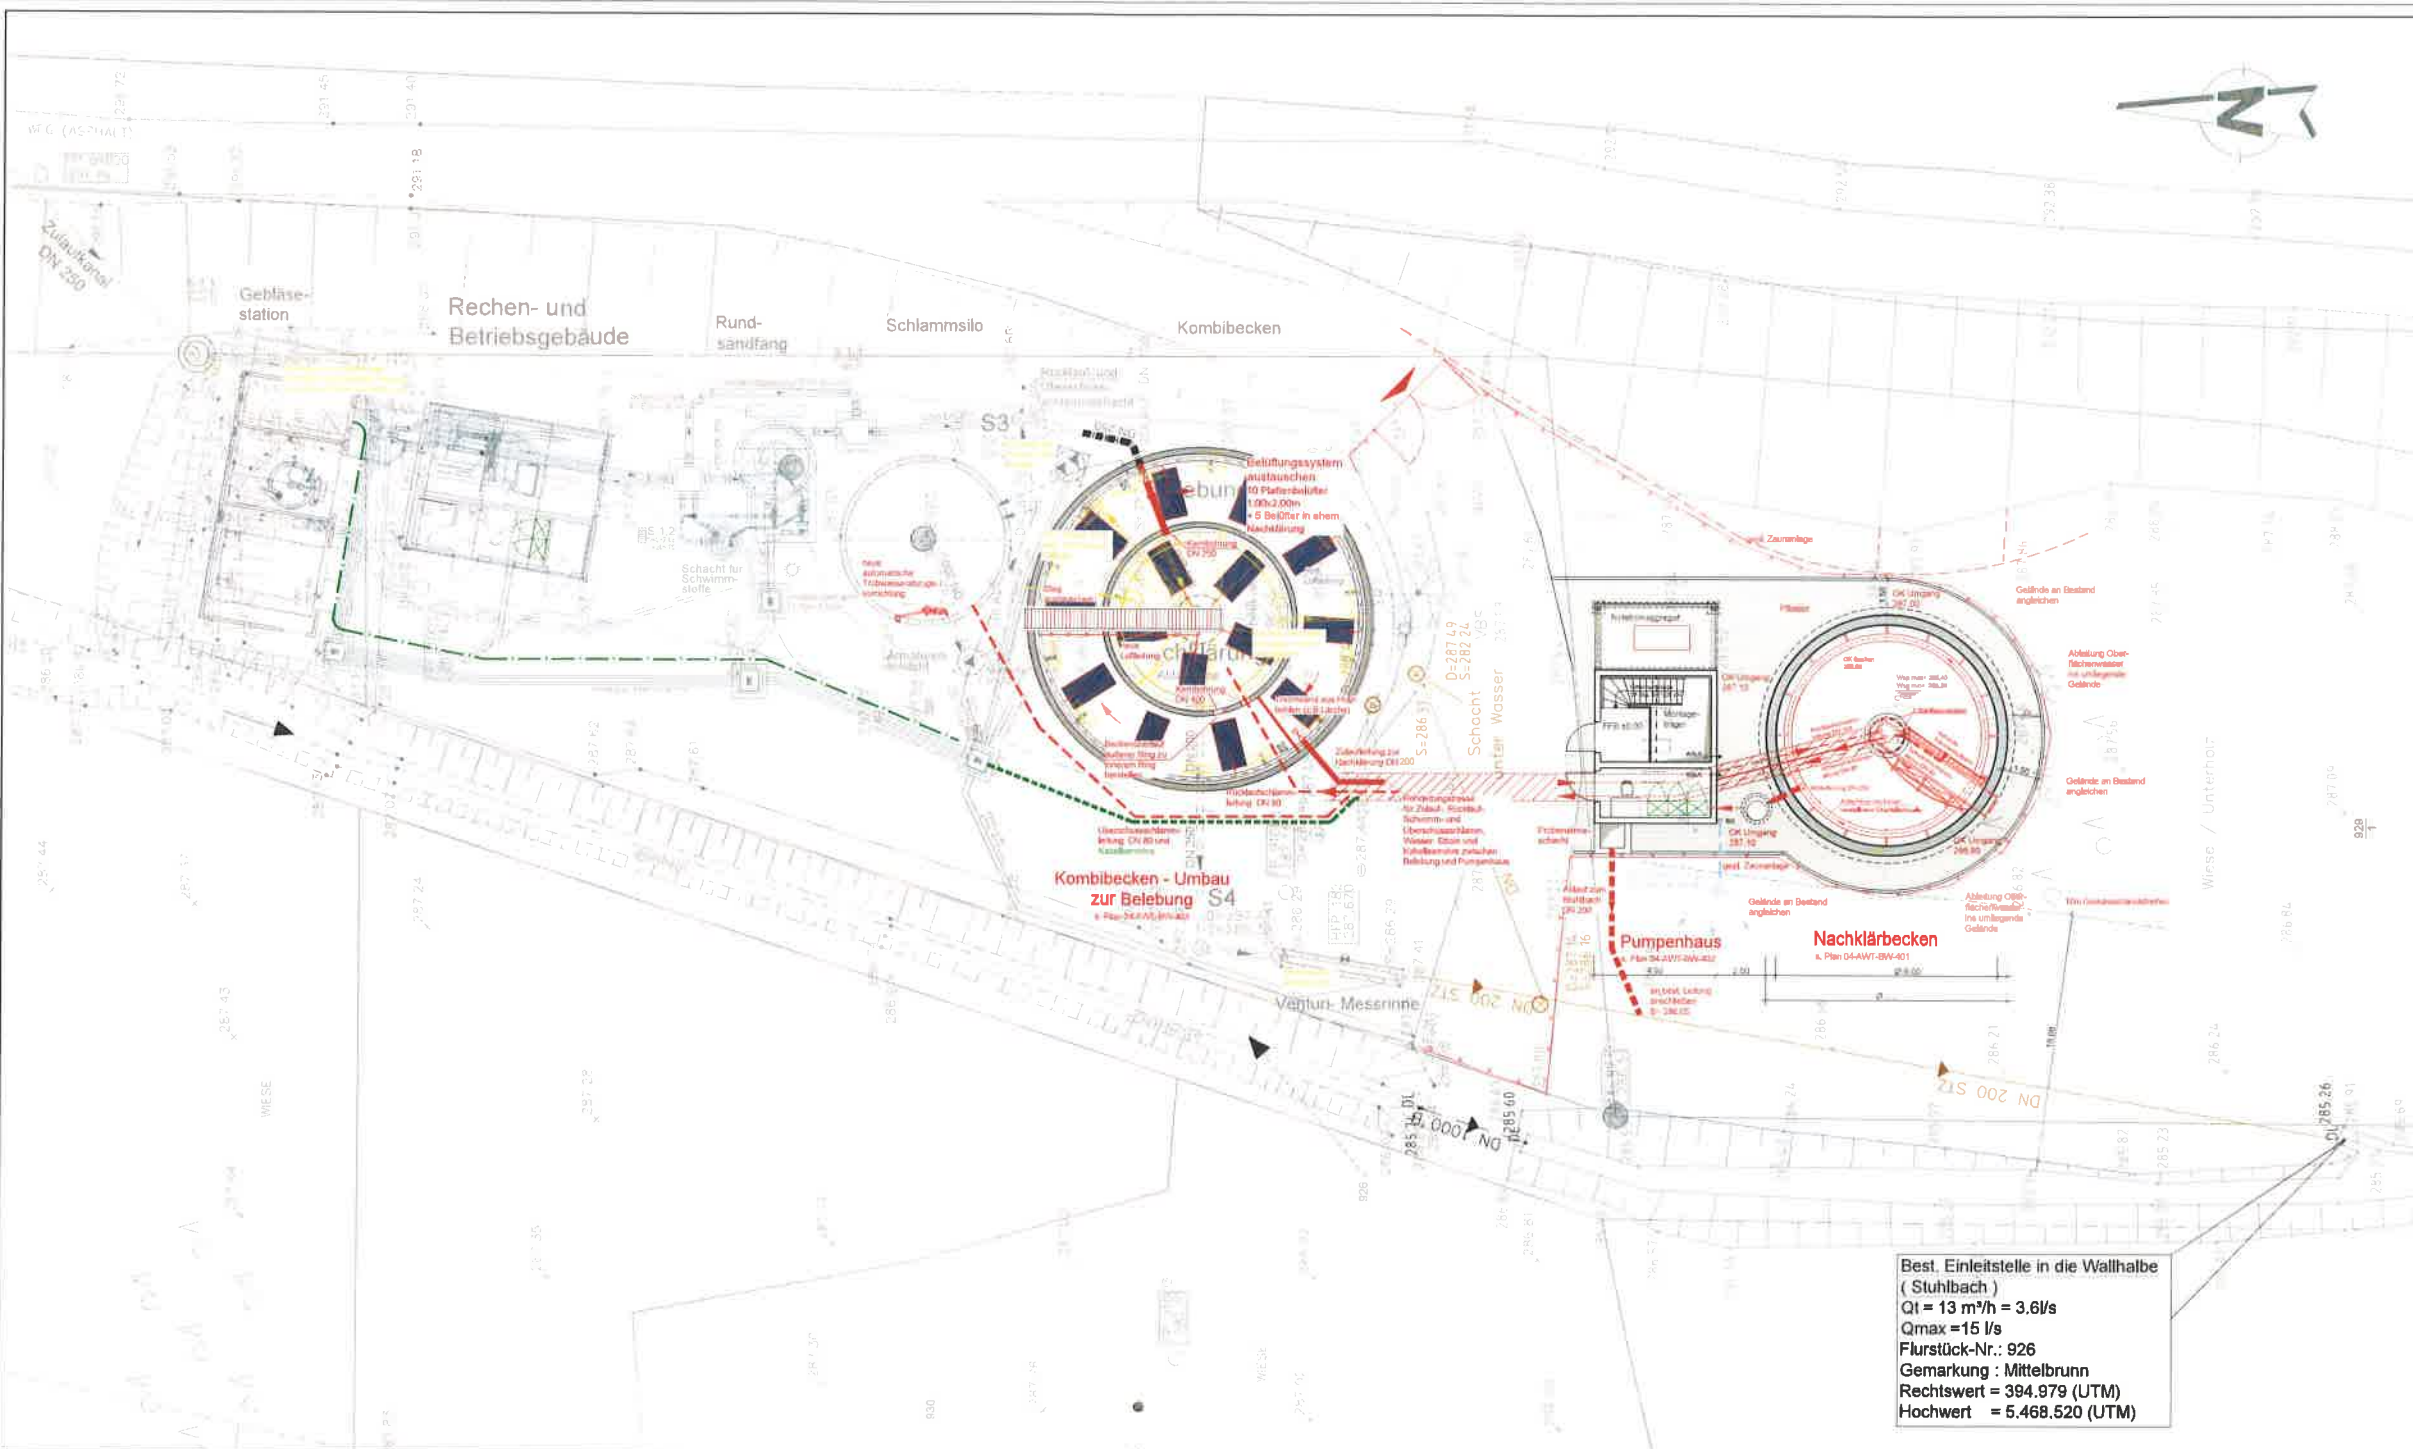

- Legende**
- Bestand
 - Planung
 - Rückbau / Stilllegung
 - Best. Kabelschacht
 - Best. Kabelschacht
 - Höhenschichtlinien

Best. Einleitstelle in die Wallhalbe
(Stuhlbach)
Q_l = 13 m³/h = 3.6 l/s
Q_{max} = 15 l/s
Flurstück-Nr.: 926
Gemarkung : Mittelbrunn
Rechtswert = 394.979 (UTM)
Hochwert = 5.468.520 (UTM)

Projekt

Sanierung der Kläranlage Mittelbrunn

Auftraggeber

**Verbandsgemeindewerke
Landstuhl**

Planungsphase der Überführung

OBERMEYER
Infrastruktur

Genehmigung

Abwasser

1:100

Lageplan Kläranlage - Planung

04-AWT-LP-103

27052 000 000 .4

Aug. 2024

04-AWT-LP-103


7. NOV. 2024



- Legende**
- Bestand
 - Planung
 - Abriss
 - Best. Kabelschacht
 - Best. Kabelschacht
 - Höhenschichtlinien

Projekt Sanierung der Kläranlage Mittelbrunn
Auftraggeber Verbandsgemeindewerke Landstuhl
Planverfasser der Ausführungsplanung OBERMEYER Infrastruktur
Genehmigung Abwasser
Skala 1:100
Projekt 04-AWT-LP-102
Erstgezeichnet Okt. 2023
Revisur 01


Schnitt A-A

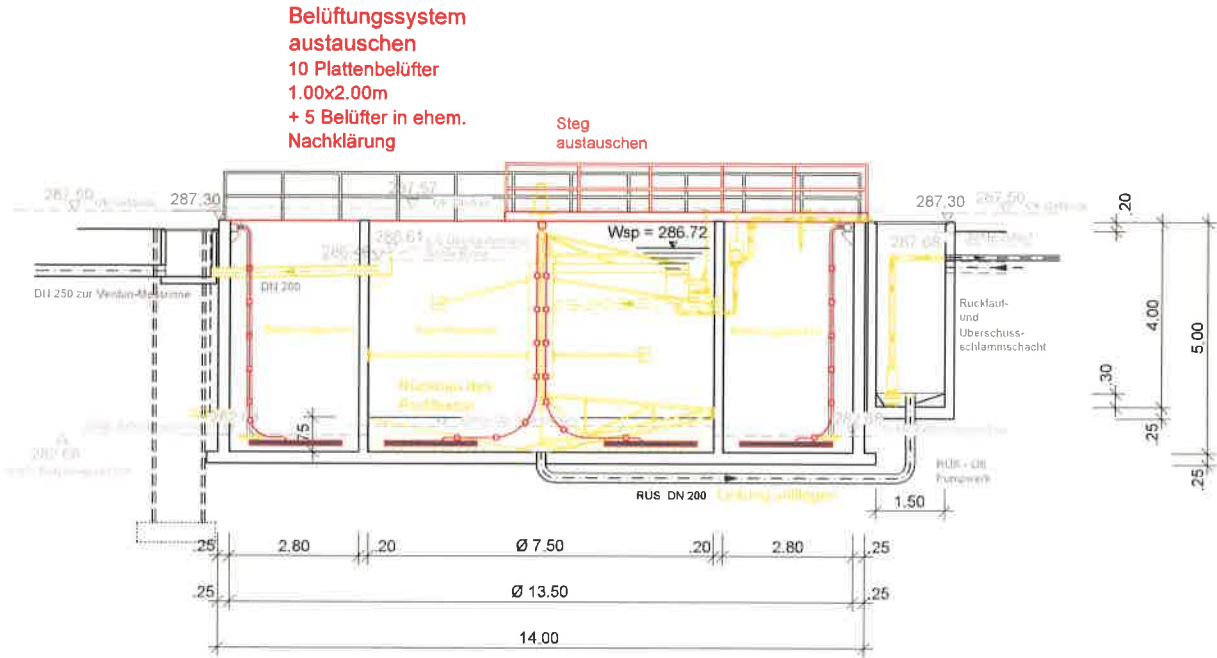

Legende

- Bestand
- Vermessung
- Rückbau
- Planung

Grundriss

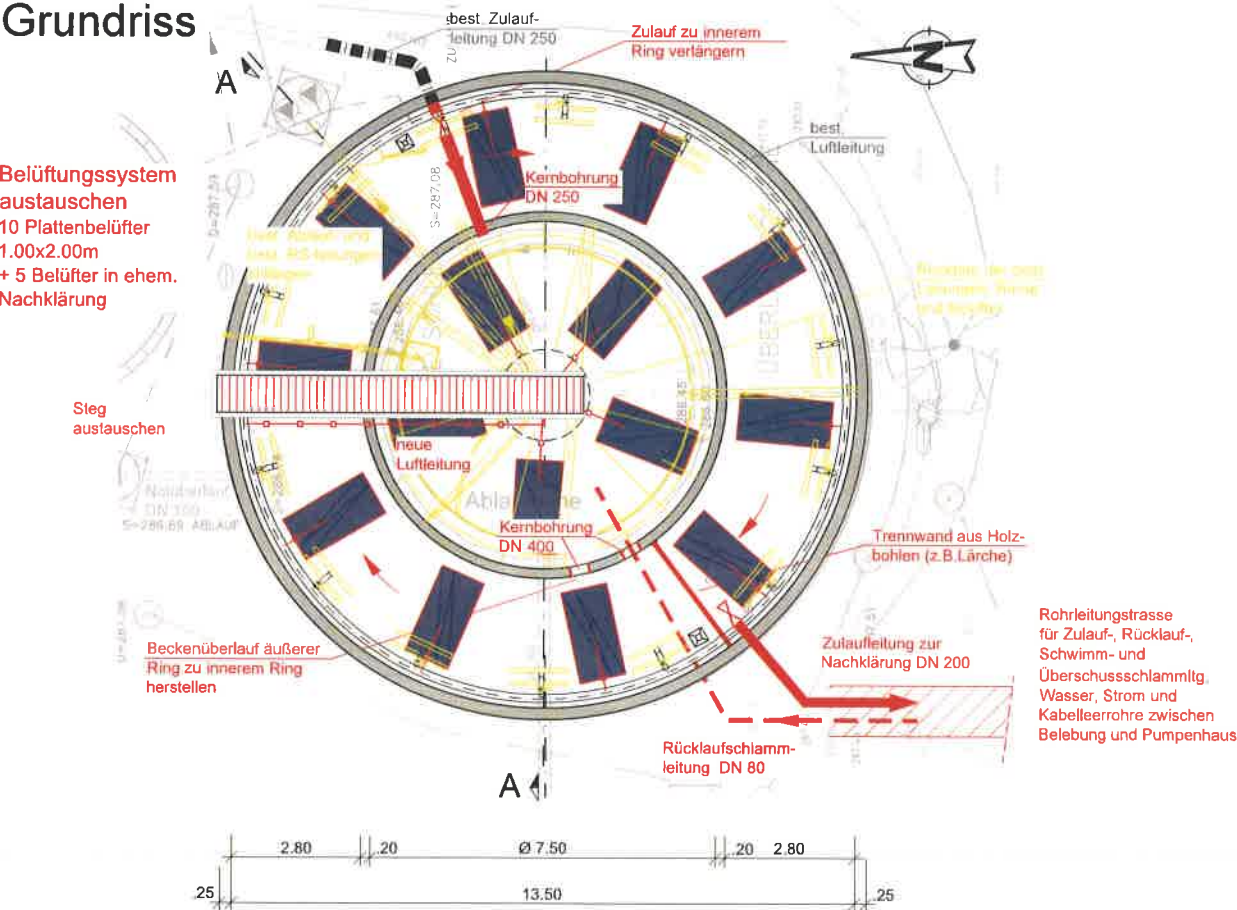

Projekt **Sanierung der Kläranlage Mittelbrunn**

Auftraggeber **Verbandsgemeindewerke Landstuhl** Landstuhl, den **7. NOV. 2024**

Planverfasser der Objektplanung **OBERMEYER Infrastruktur** Brüsseler Str. 5 67657 Kaiserslautern Tel.: +49 631 41552-000 Fax: +49 631 41552-001 Kaiserlautern den 28.08.2024 i.V. Dipl.-Ing. Wolfgang Grebel


Phase **Genehmigung** Leistungsbereich **Abwasser** Maßstab **1:100** Status

Planinhalt **Umbau Kombibecken zu Belebung Grundriss, Schnitte**

Gez.: MDe/WD Bearb.: Gepr.: GB Erst.Datum: Aug. 2024 Prüfdatum: 04-AWT-BW-403 Bl.Gr.: m²

Projekt-Nummer 27052.000.000.04 Gland-Datum 00

M:\27052\3-CAD\ NACHKLÄRUNG\AWT\Plan\Kombibecken_Umbau.dwg Grundrisse Schnitte

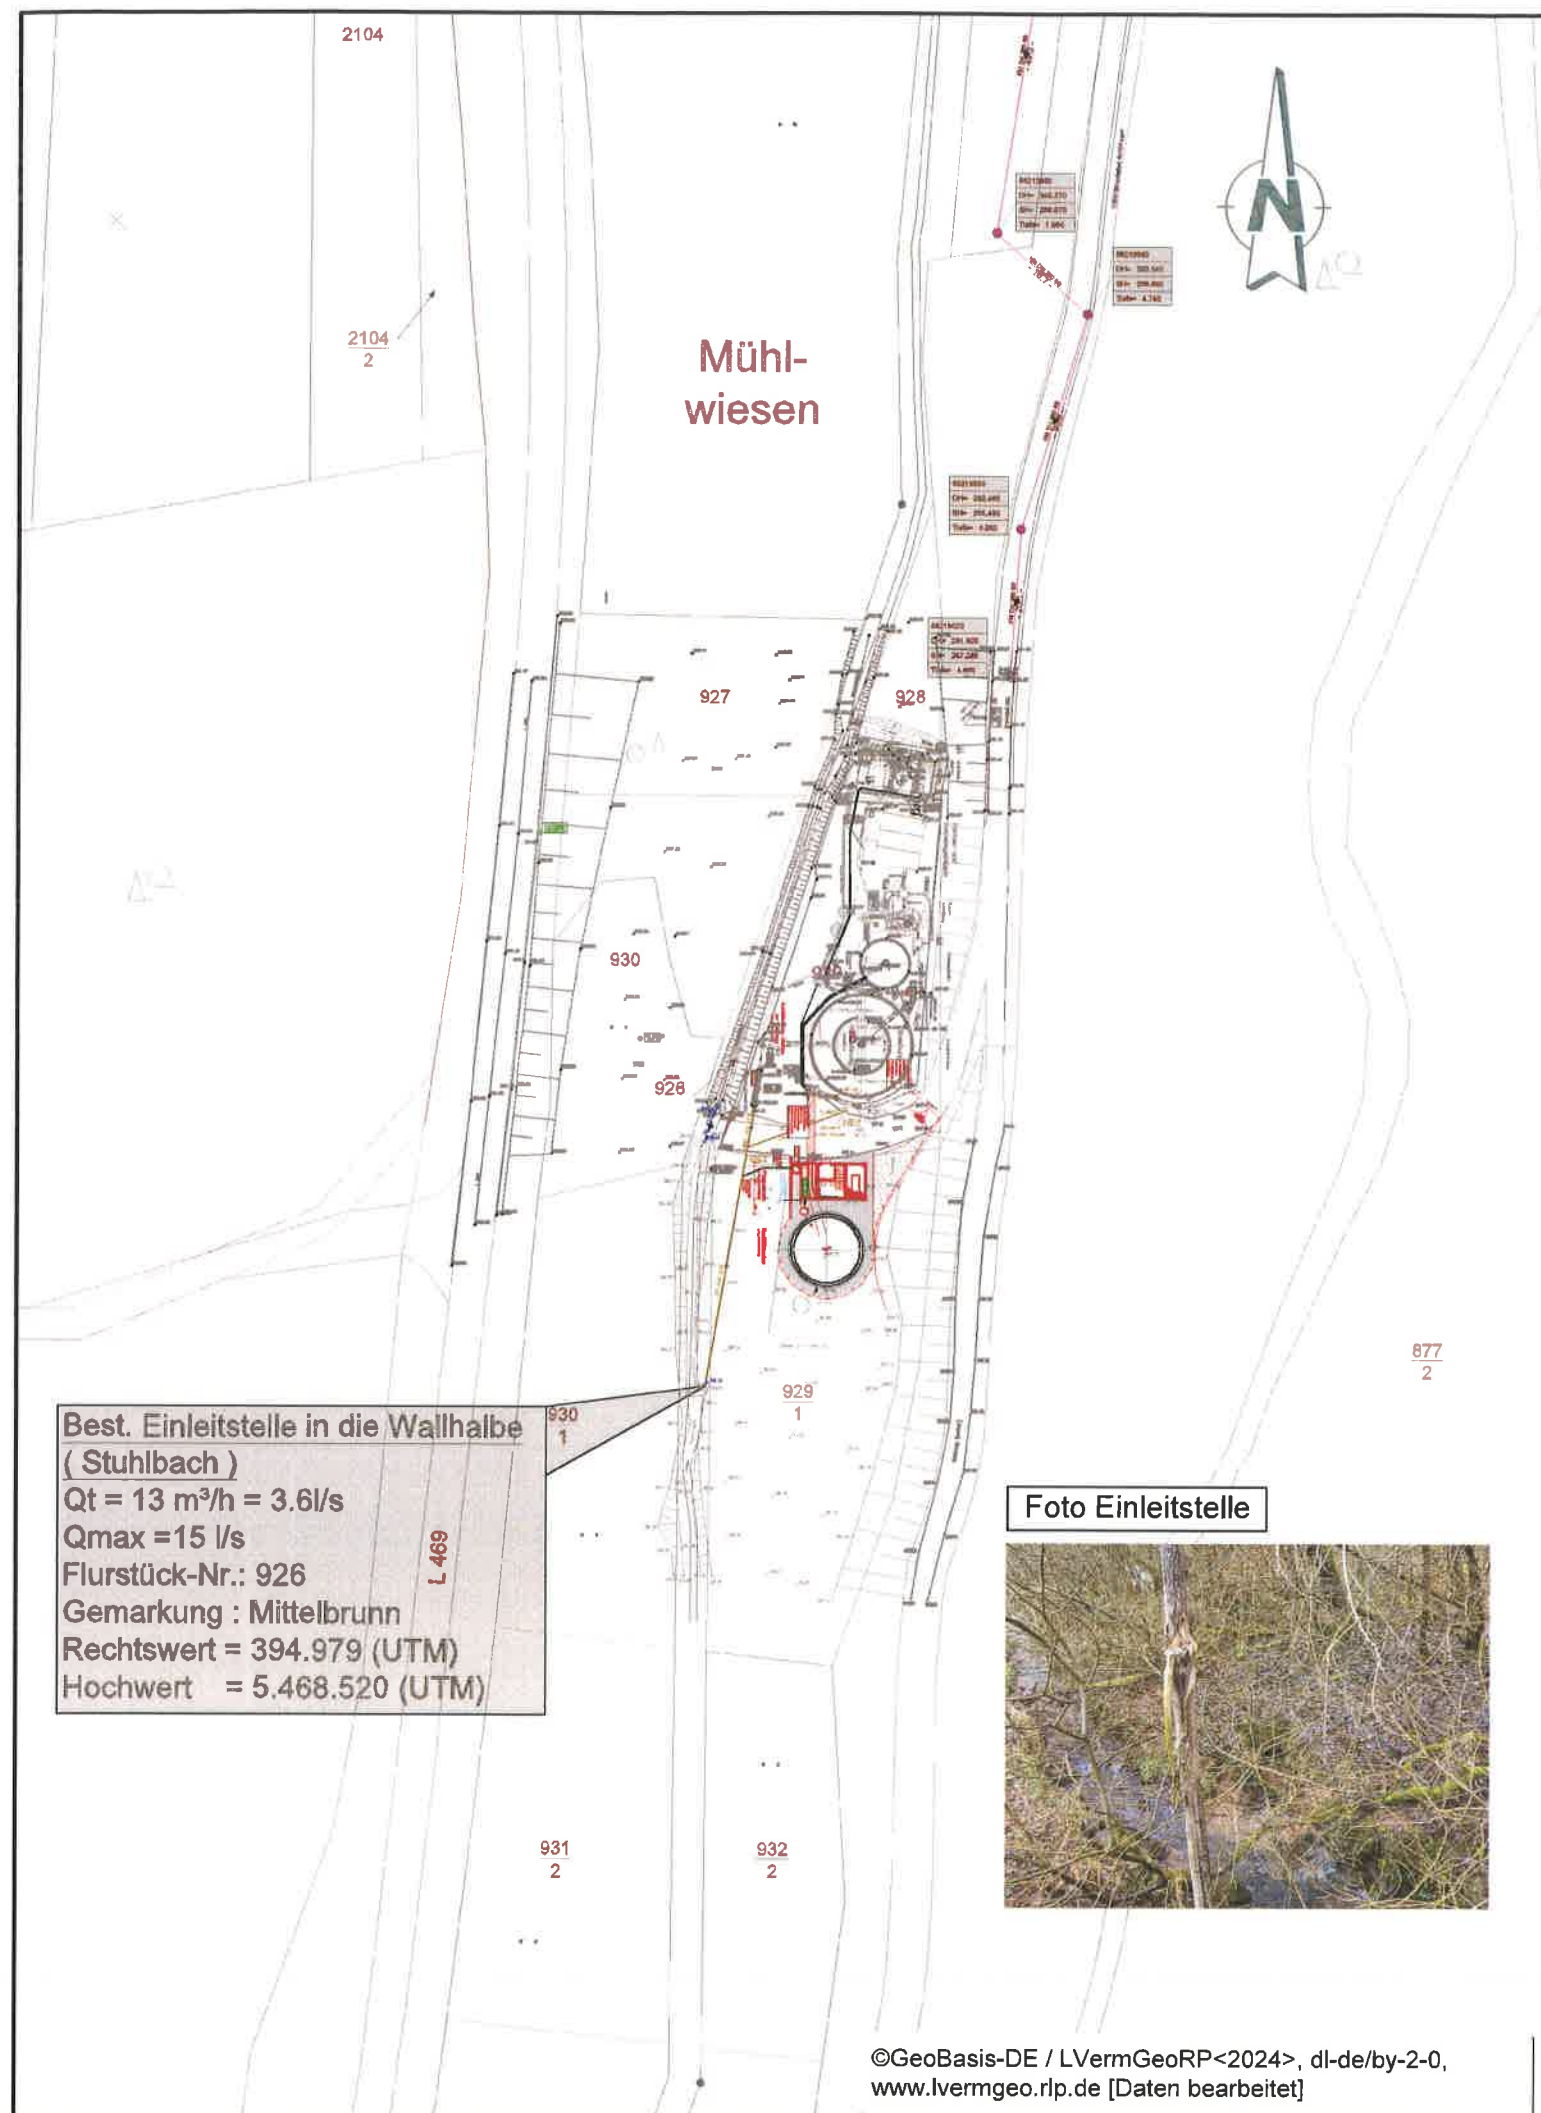


Projekt			
Sanierung der Kläranlage Mittelbrunn			
Auftraggeber			
		Verbandsgemeindewerke Landstuhl	
Landstuhl, den - 7. NOV. 2024		Ort, Datum	
Herr Armbrust (Verleiter)		Unterschrift	
Planverfasser der Objektplanung			
		OBERMEYER Infrastruktur	
Brüsseler Str. 5 67657 Kaiserslautern Tel.: +49 631 41552-000 Fax: +49 631 41552-001		Kaiserslautern, den 28.08.2024 Ort, Datum i.V. Dipl. Ing. Wolfgang Griebel Unterschrift	
Phase	Leistungsbereich	Massstab	Status
Genehmigung	Abwasser	1:1000	
Planinhalt			
Liegenschaftskarte Kläranlage mit Einleitstelle			
Gez.: WD Bearb.: Gepr.: GB Erst.Datum: Prüfdatum: Bl.Gr.: DIN A3			
Plan-ID 27052.000.000.4		28.08.2024	
Projekt-Nummer		04-AWT-LP-101	
M:\27052\3-CAD\NACHKLÄRUNG\AWT\Plan\LP_Liegenschaftskarte.dwg		Index 00 Layout1	


Schnitt A-A

**Belüftungssystem
austauschen**
10 Plattenbelüfter
1,00x2,00m
+ 5 Belüfter in ehem.
Nachklärung

Steg austauschen

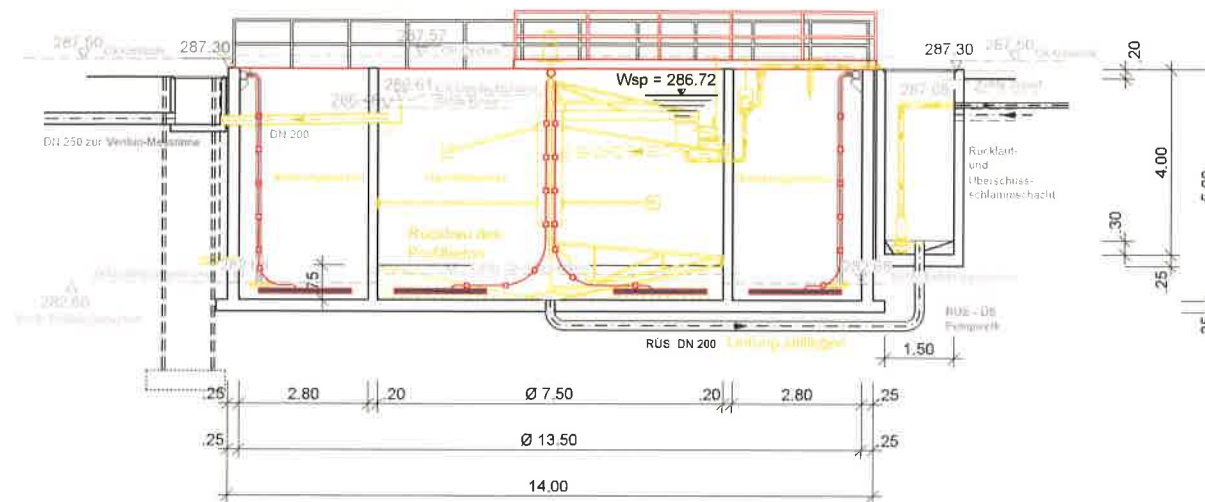

Legende

 

Bestand




Vermessung

Rückbau



Planung

Grundriss

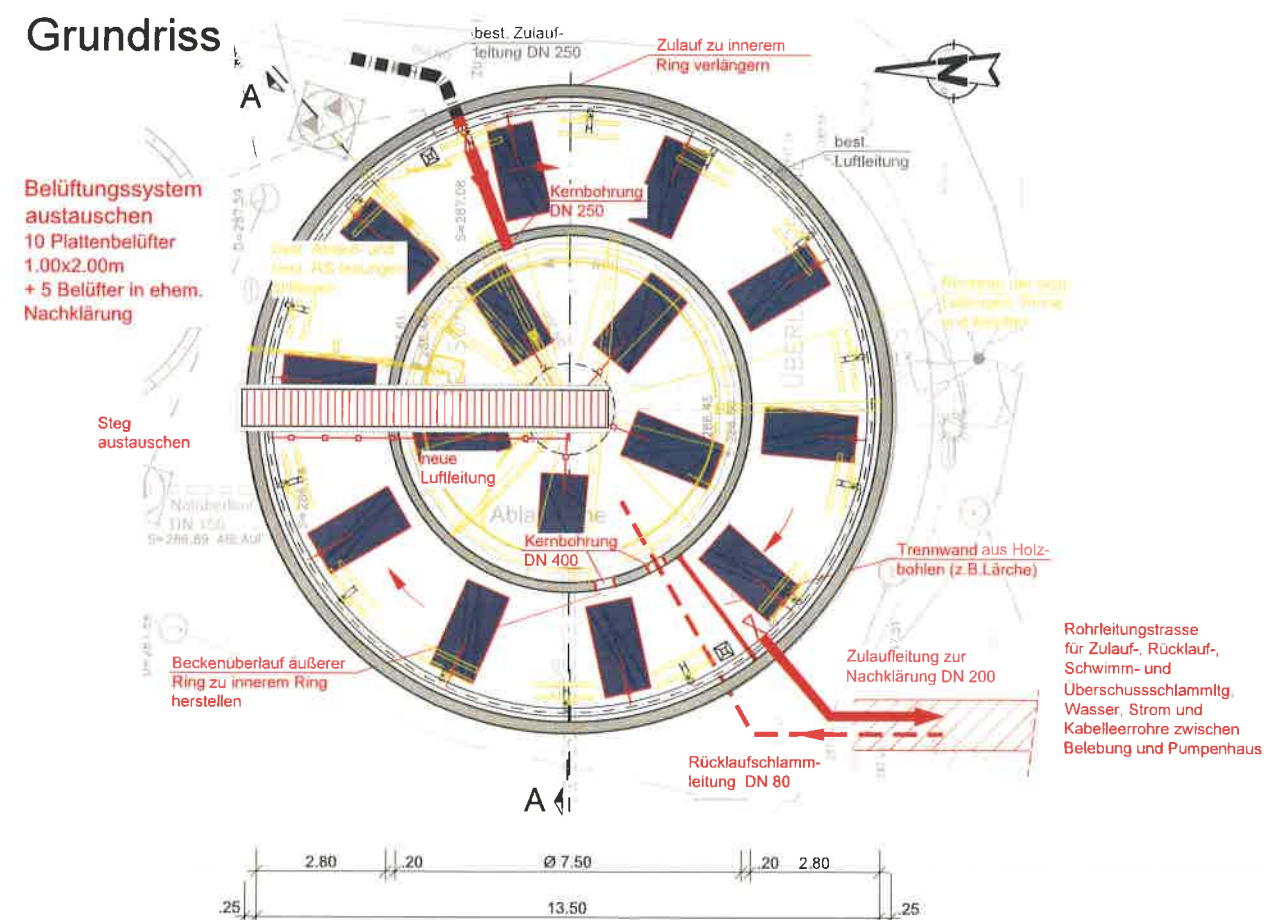

Projekt

Sanierung der Kläranlage Mittelbrunn

Auftraggeber



**Verbandsgemeindewerke
Landstuhl**

Landstuhl, den 7. NOV. 2024
Ort Datum

hochschulreife Bewerberin
Unterschrift

Planverfasser der Objektplanung



OBERMEYER
Infrastruktur

R Brüsseler Str. 5
67657 Kaiserslautern
Tel.: +49 631 41552-000
Fax: +49 631 41552-001

Kaiserslautern den 28.08.2024

Ort Datum

1 V. Dipl. Ing. Wolfgang Griebel

Phase

Genehmigung

Leistungsbereich	
------------------	--

Abwasser

Unterschr

Ma666lab

1:100

Status

Planinhalt

Umbau Kombibecken zu Belebung

Grundriss, Schnitte

Gez.: MDe/WD Bearb.: Gepr.: GB

Gepr.: GB

Erst.Datum:

Prüfdatum:

BI.Gr.: m²

27052.000.000.04

Aug. 2024

04-AWT-BW-403


00

Projekt-Nummer	Projekthalsch.	Projektmedium	LFase	Stand-Datum
M:12705213-CAD	NACHKLÄRUNG	AWT	Plan	Kombi-Becken Umbau.dwg

Grundrisse Schnitte


Ansicht von Norden

Pultdacheindeckung mit Trapezprofilen
Dachneigung ca. 4°

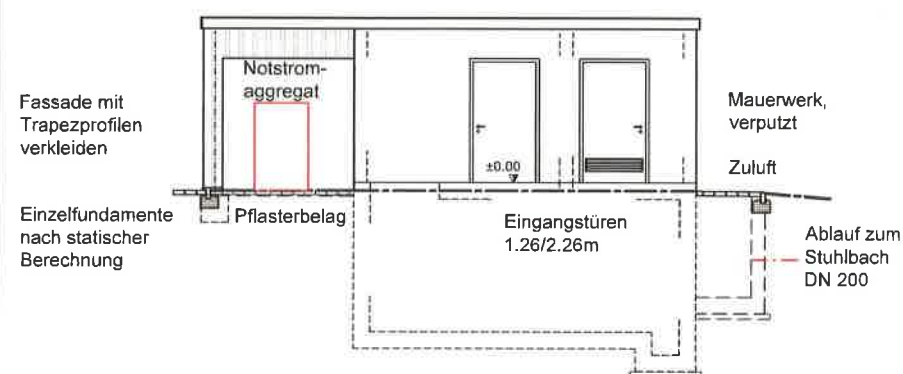


Ansicht von Süden


Pultdacheindeckung mit Trapezprofilen
Dachneigung ca. 4°

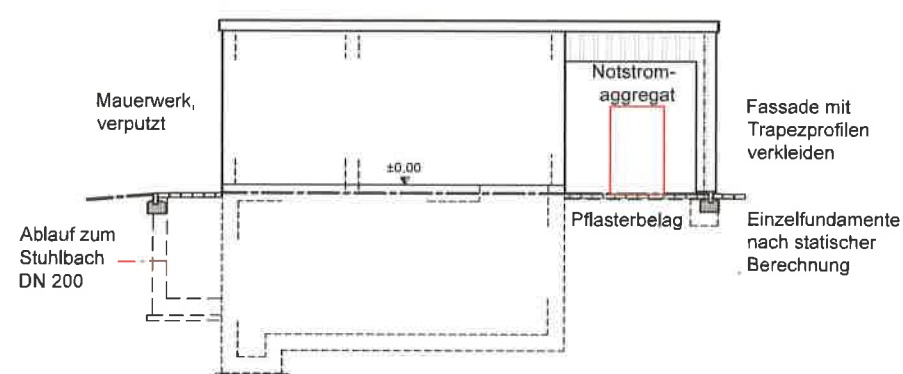

Ansicht von Osten

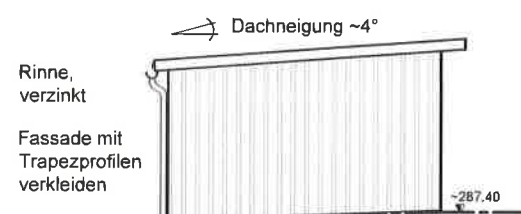

Ansicht von Westen

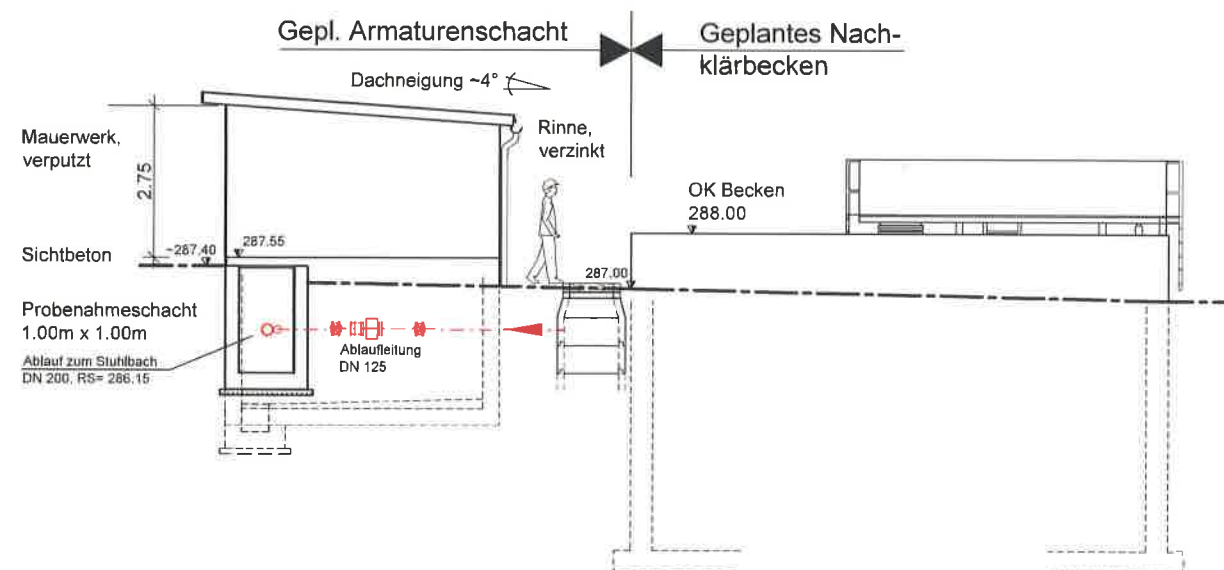

Projekt

Sanierung der Kläranlage Mittelbrunn

Auftraggeber



**Verbandsgemeindewerke
Landstuhl**

- 7. NOV. 2024

Landstuhl, den
Ort, Datum

Herr Ambrüst (Vorbereiter)
Unterschrift

Planverfasser der Objektplanung



OBERMEYER
Infrastruktur

Brüsseler Str. 5

67657 Kaiserslautern

Tel.: +49 631 41552-000

Fax: +49 631 41552-001

Kaiserslautern, den 28.08.2024

Ort, Datum

i.V. Dipl.-Ing. Wolfgang Griebel

Unterschrift

Phase

Genehmigung

Leistungsbereich

Abwasser

Maßstab

1:100

Planinhalt

**Pumpenhaus
Ansichten**

Gez.: WD

Bearb.:

Gepr.: GB

Erst-Datum:

Prüfdatum:

Bl.Gr.:

27052.000.000.4

Aug. 2024

04-AWT-BW-402.1







Projekt-Nummer

Stand-Datum



Plan-Nummer

M:\2705213-CAD\NACHKLÄRUNG\AWT\Plan\Pumpenhaus_NKB.dwg

Pumpenhaus

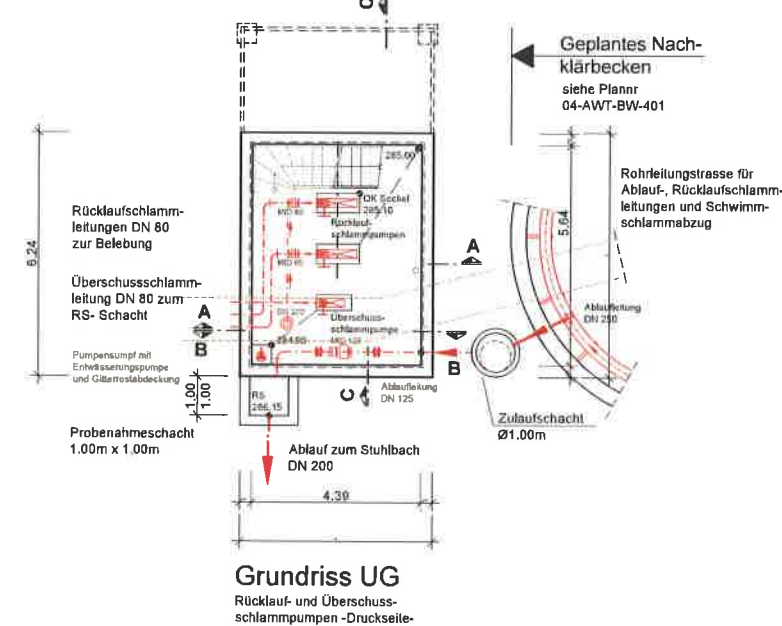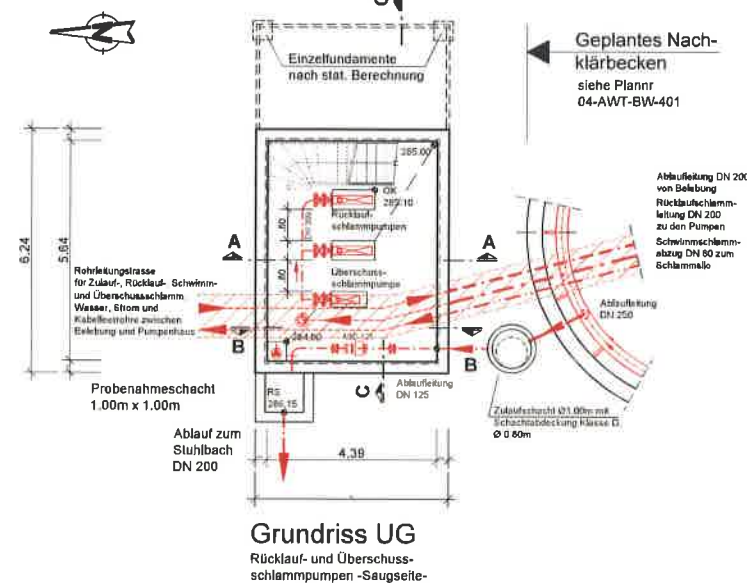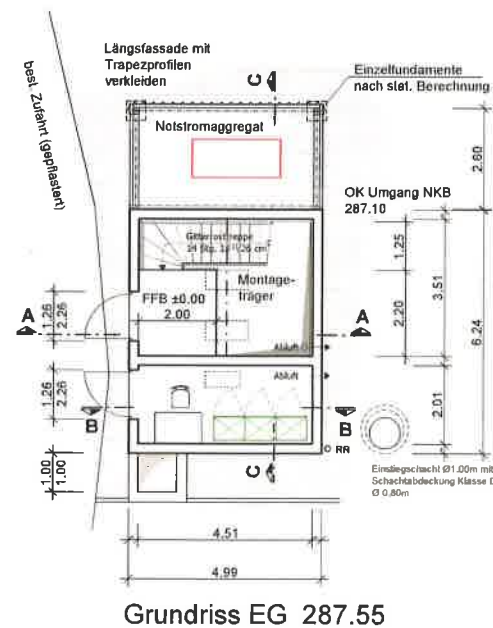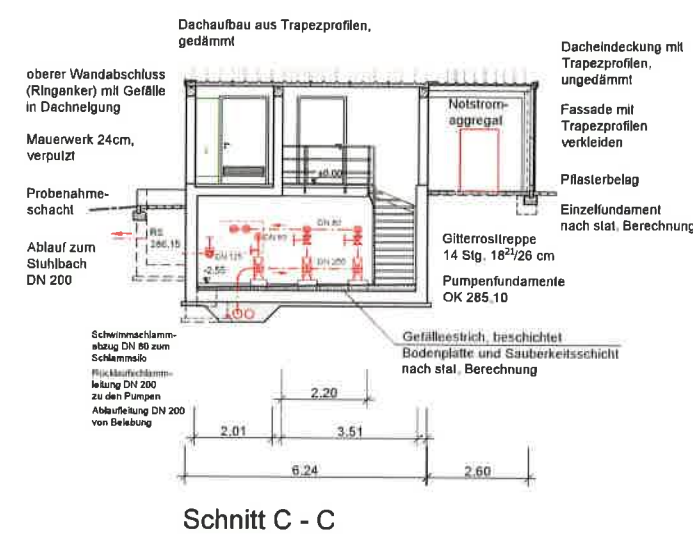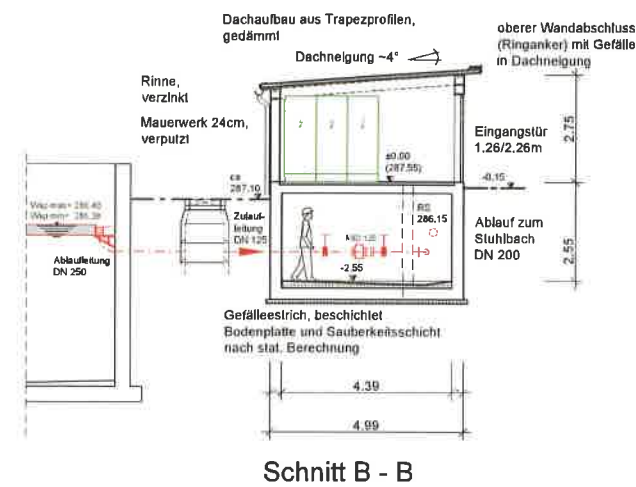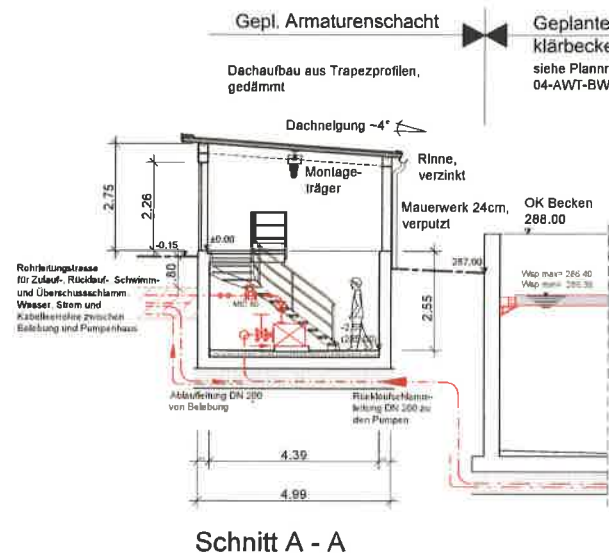


Projekt		Sanierung der Kläranlage Mittelbrunn	
Auftraggeber		- 7. NOV. 2024	
Verbandsgemeindewerke		Ort, Datum	
Landstuhl		Hauptamt (Wolfgang Griebel)	
Planverfasser der Objektplanung		Brüsseler Str. 5	
OBERMEYER		67657 Kaiserslautern	
Infrastruktur		Tel.: +49 631 41552-000	
Faxe: +49 631 41552-001		Kaiserslautern, den 28.08.2024	
Phase		Ort, Datum	
Genehmigung		i.V. Dipl.-Ing. Wolfgang Griebel	
Planinhalt		Unterschrift	
Pumpenhaus		Massstab	
Grundrisse, Schnitte		1:100	
Gez.: WD		Baubereich	
Baubereich		Abwasser	
Baujahr		Prüfdatum:	
27052.000.000.4		04-AWT-BW-402	
M:\27052\3-CAD\NACHKLÄRUNG\AWT\Plan\Pumpenhaus_NKB.dwg		Pumpenhaus_G1	

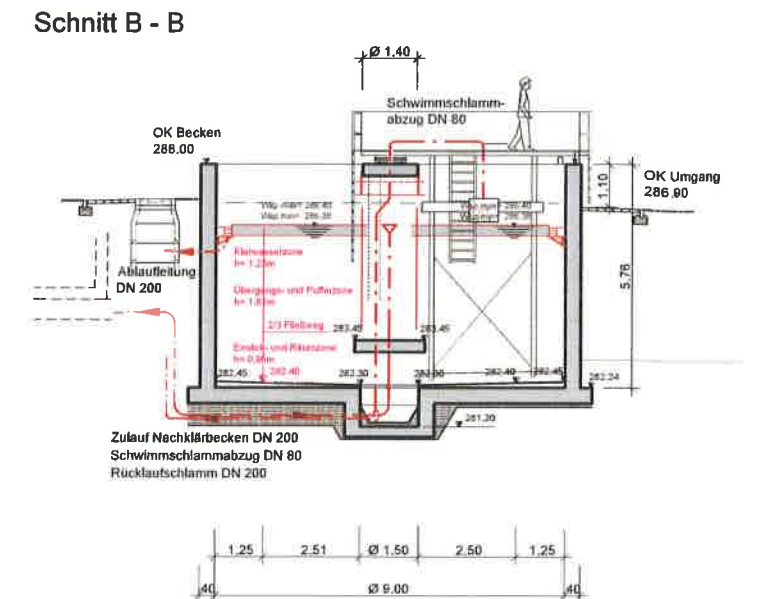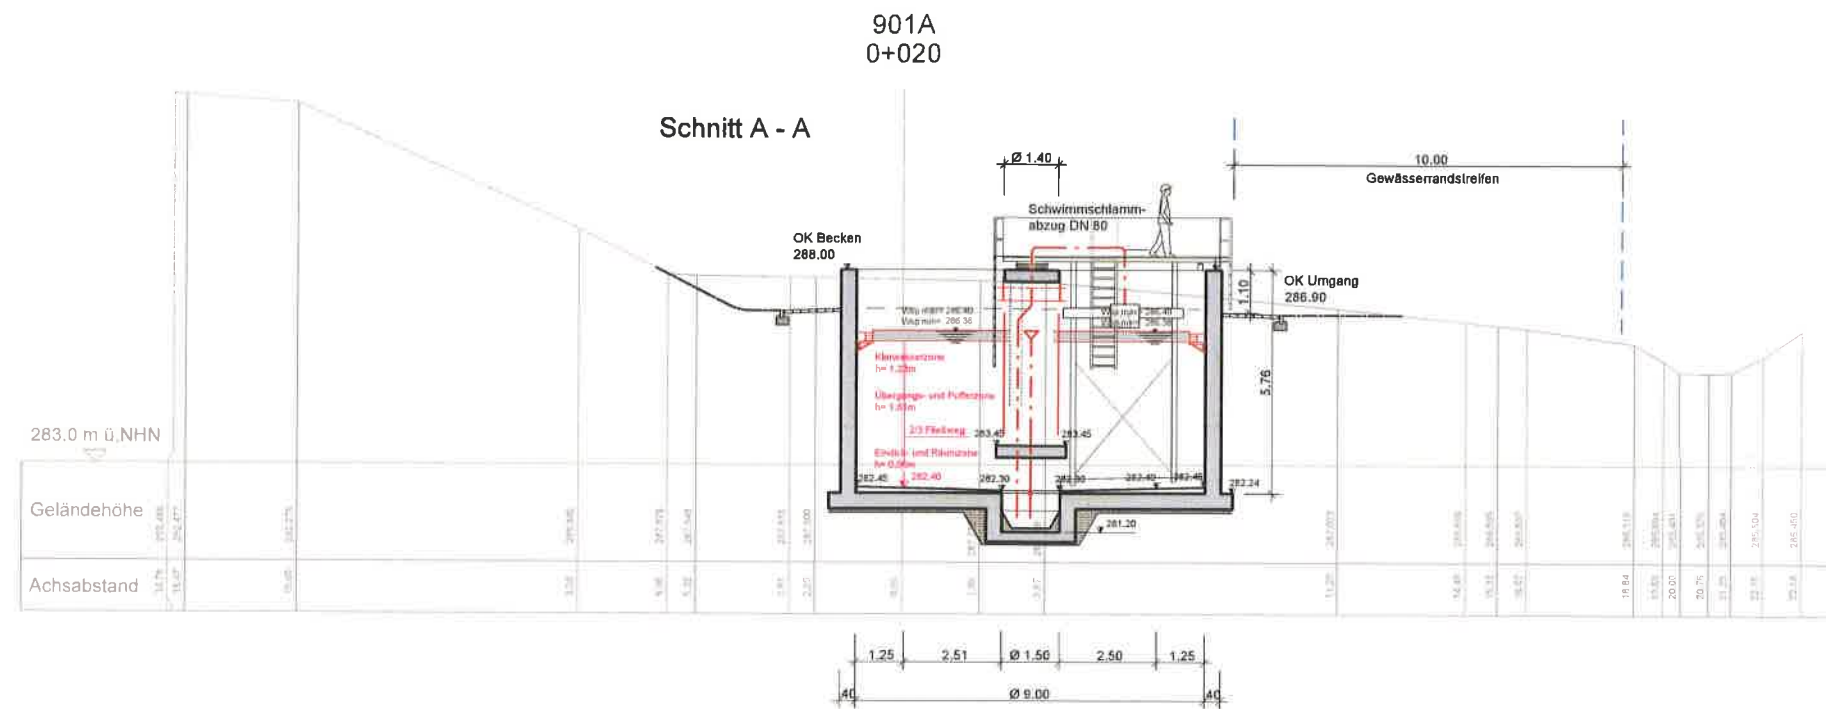

Legende

- Planung
- Bestand
- X Rückbau / Stilllegung

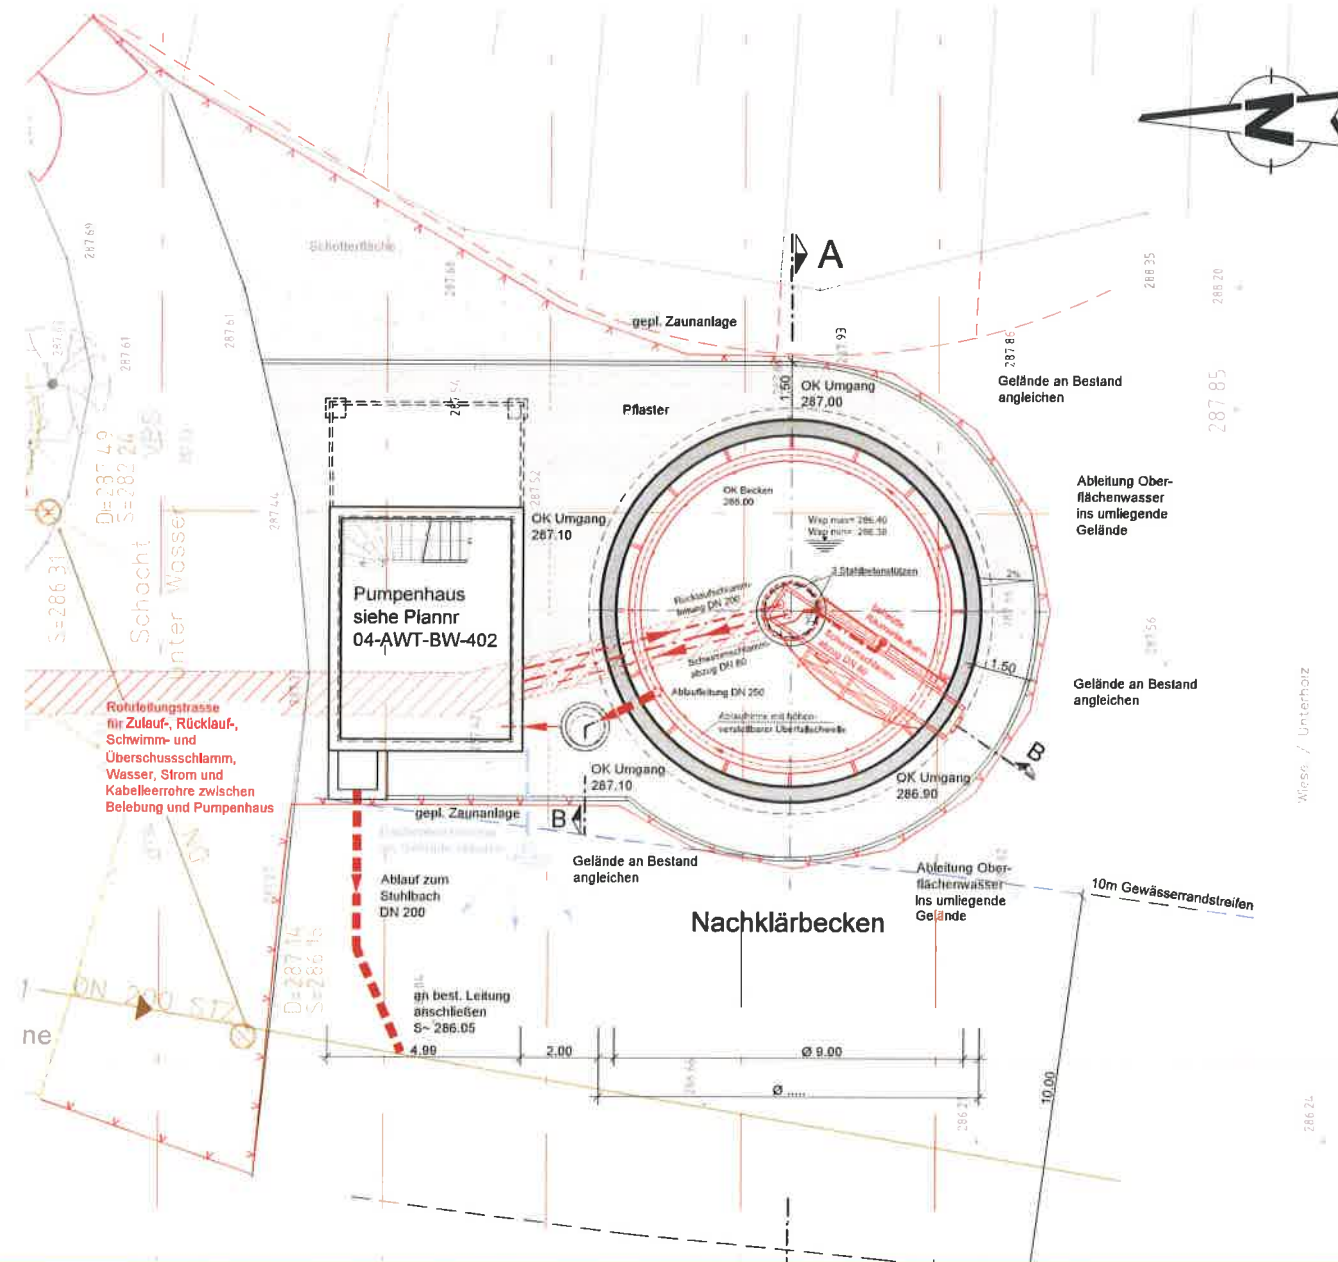

Projekt
Sanierung der Kläranlage Mittelbrunn

Auftraggeber
**Verbandsgemeindewerke
Landstuhl**

- 7. NOV. 2024

Planverfasser der Objektplanung
OBERMEYER
Infrastruktur

Brüsseler Str. 5
67657 Kaiserlautern
Tel. +49 631 41552-000
Fax +49 631 41552-001

Kreisdatum: den 28.08.2024
Ort, Datum
Hr. Ing. (V) Wolfgang Griesel
Unterschrift

Phase	Leistungsbereich	Maßstab	Status
Genehmigung	Abwasser	1:100	

Nachklärbecken
LPausschnitt Grundriss, Schnitte